









PROYECTO BÁSICO DOS NAVES PARA SECADERO DE JAMONES NATURAL POLÍGONO 3 PARCELAS 12 Y 13		PLANO Nº <b>06</b>
 <b>Trazados</b> arquitectura <small>Pza. Espronceda, Nº 16. Segovia</small>	PLANO NAVE 2 PLANTA BAJA. DISTRIBUCIÓN Y SUP.	ESCALA 1/100 FORMATO DIN-A2
	ARQUITECTO  MIGUEL DE ANDRÉS HERNANDO	PROMOTOR EMBUTIDOS Y JAMONES HERRANZ SL

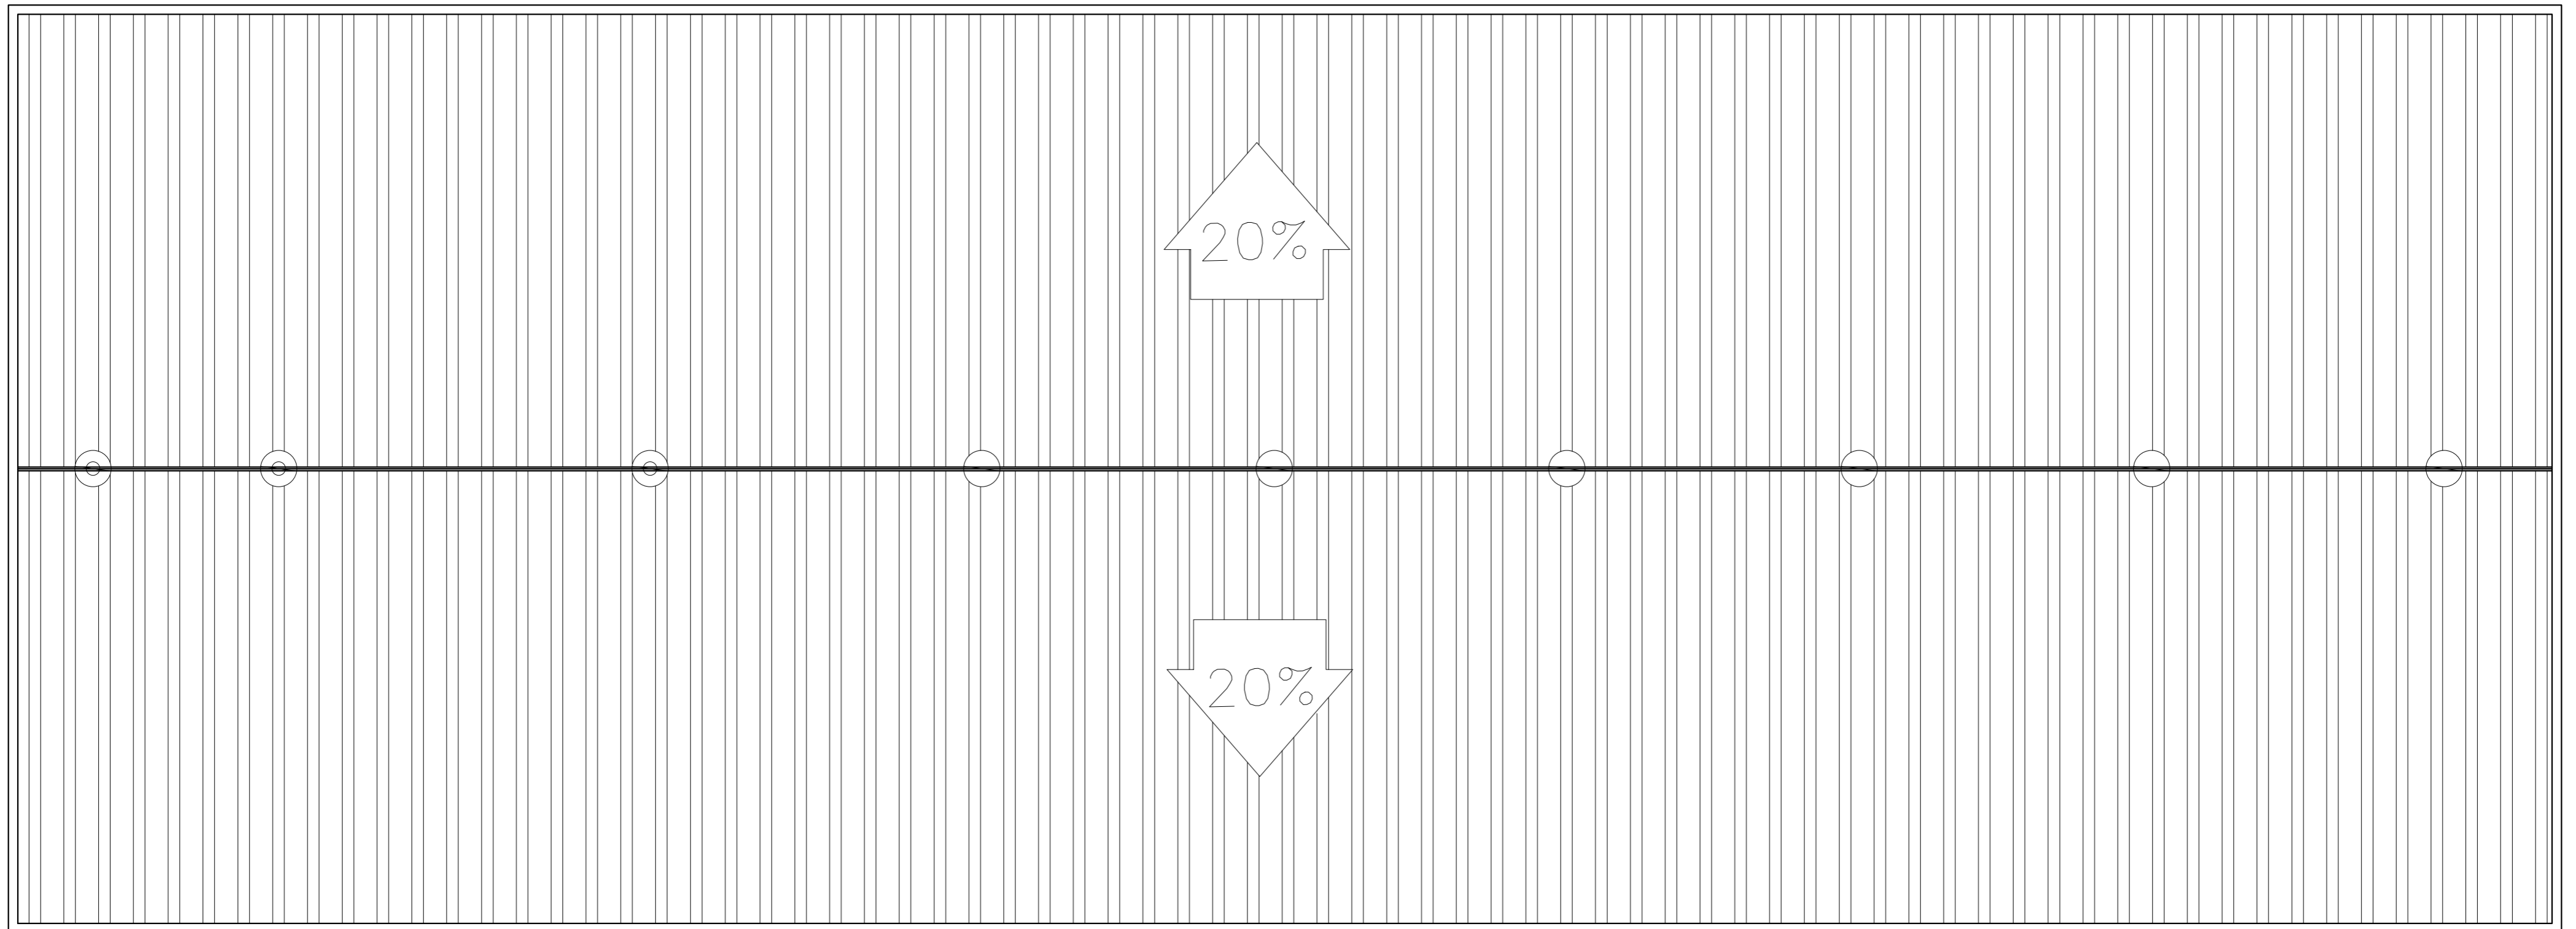


PLANTA DE CUBIERTA


PROYECTO BÁSICO DOS NAVES PARA SECADERO DE JAMONES NATURAL POLÍGONO 3 PARCELAS 12 Y 13		PLANO Nº <b>07</b>
 <b>TrazadoS</b> arquitectura	PLANO NAVE 2 PLANTA DE CUBIERTA	ESCALA 1/100 FORMATO DIN-A2
	ARQUITECTO 	PROMOTOR EMBUTIDOS Y JAMONES HERRANZ SL
Pza. Espronceda, Nº 16. Segovia		

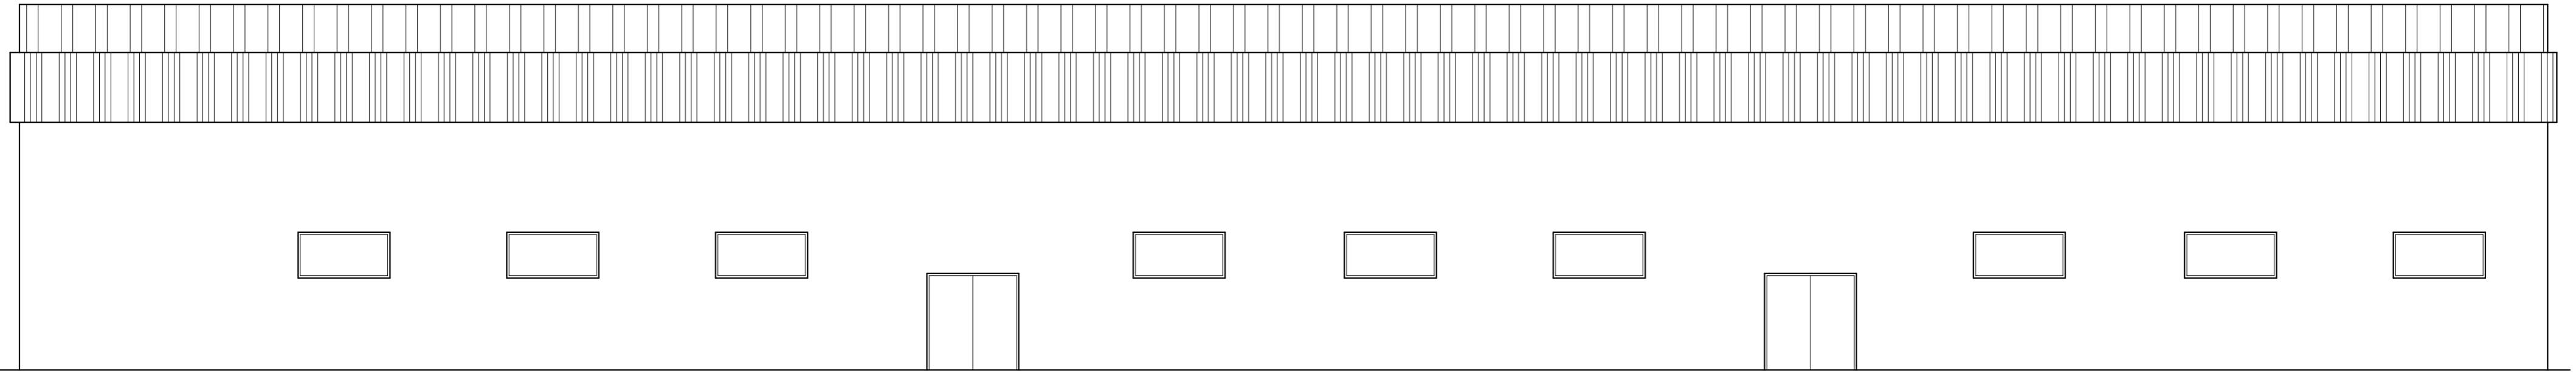

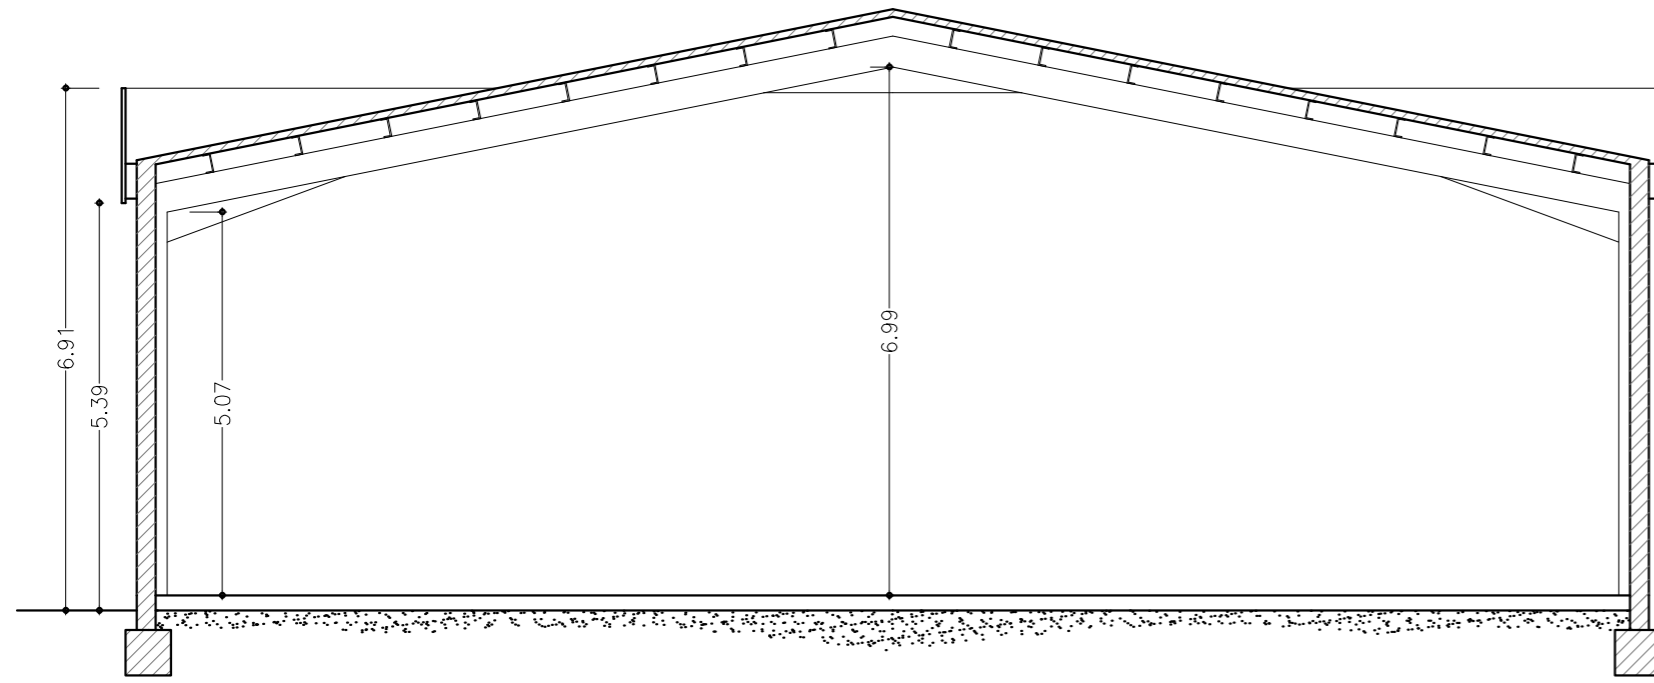

ALZADO LONGITUDINAL

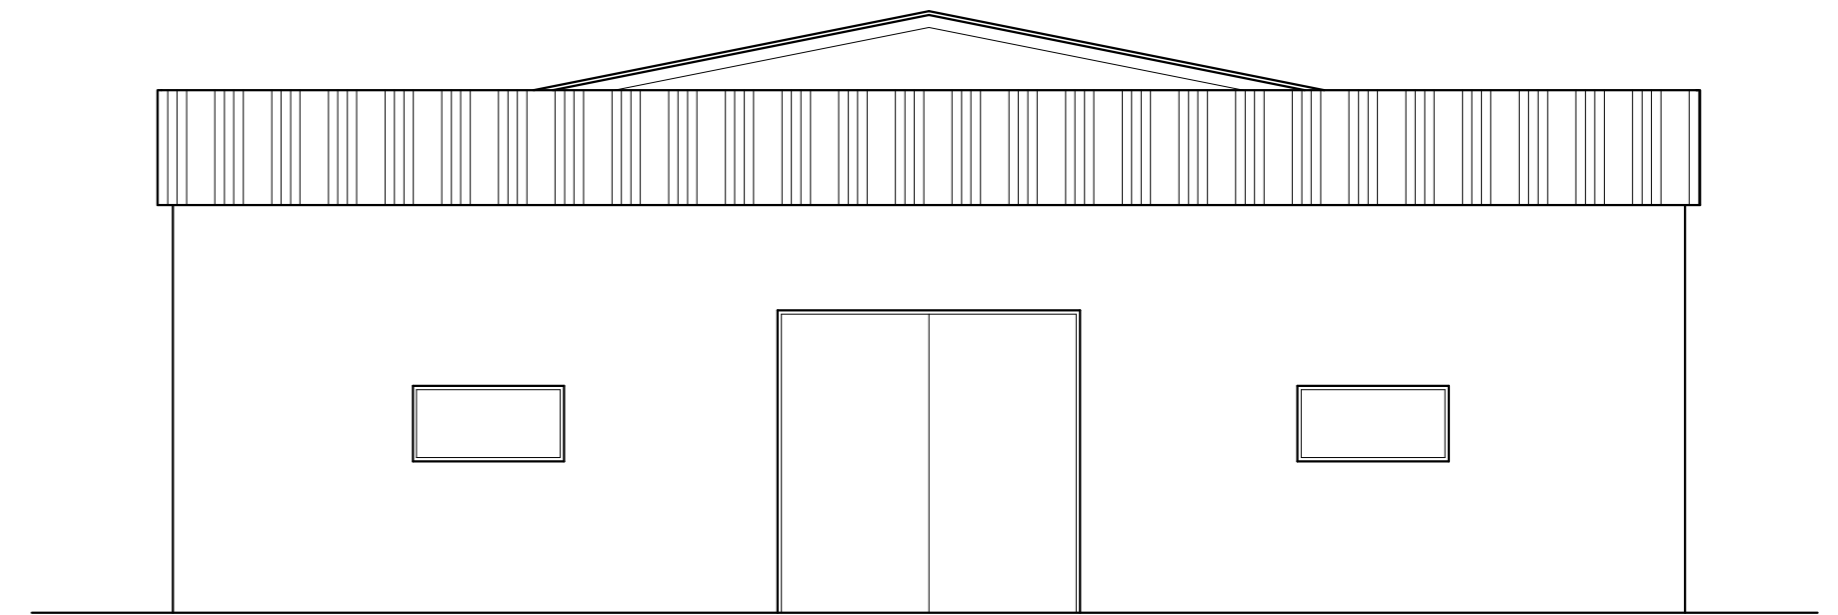


SECCIÓN TRANSVERSAL




ALZADO LATERAL

PROYECTO BÁSICO DOS NAVES PARA SECADERO DE JAMONES NATURAL POLÍGONO 3 PARCELAS 12 Y 13		PLANO Nº <b>08</b>
 <b>TrazadoS</b> arquitectura	PLANO NAVE 2. ALZADO LONGITUDINAL. SECCIÓN TRANSVERSAL Y ALZADO LATER.	ESCALA 1/100 FORMATO DIN-A2
	ARQUITECTO  MIGUEL DE ANDRÉS HERNANDO	PROMOTOR EMBUTIDOS Y JAMONES HERRANZ SL
Pza. Espronceda, Nº 16. Segovia		

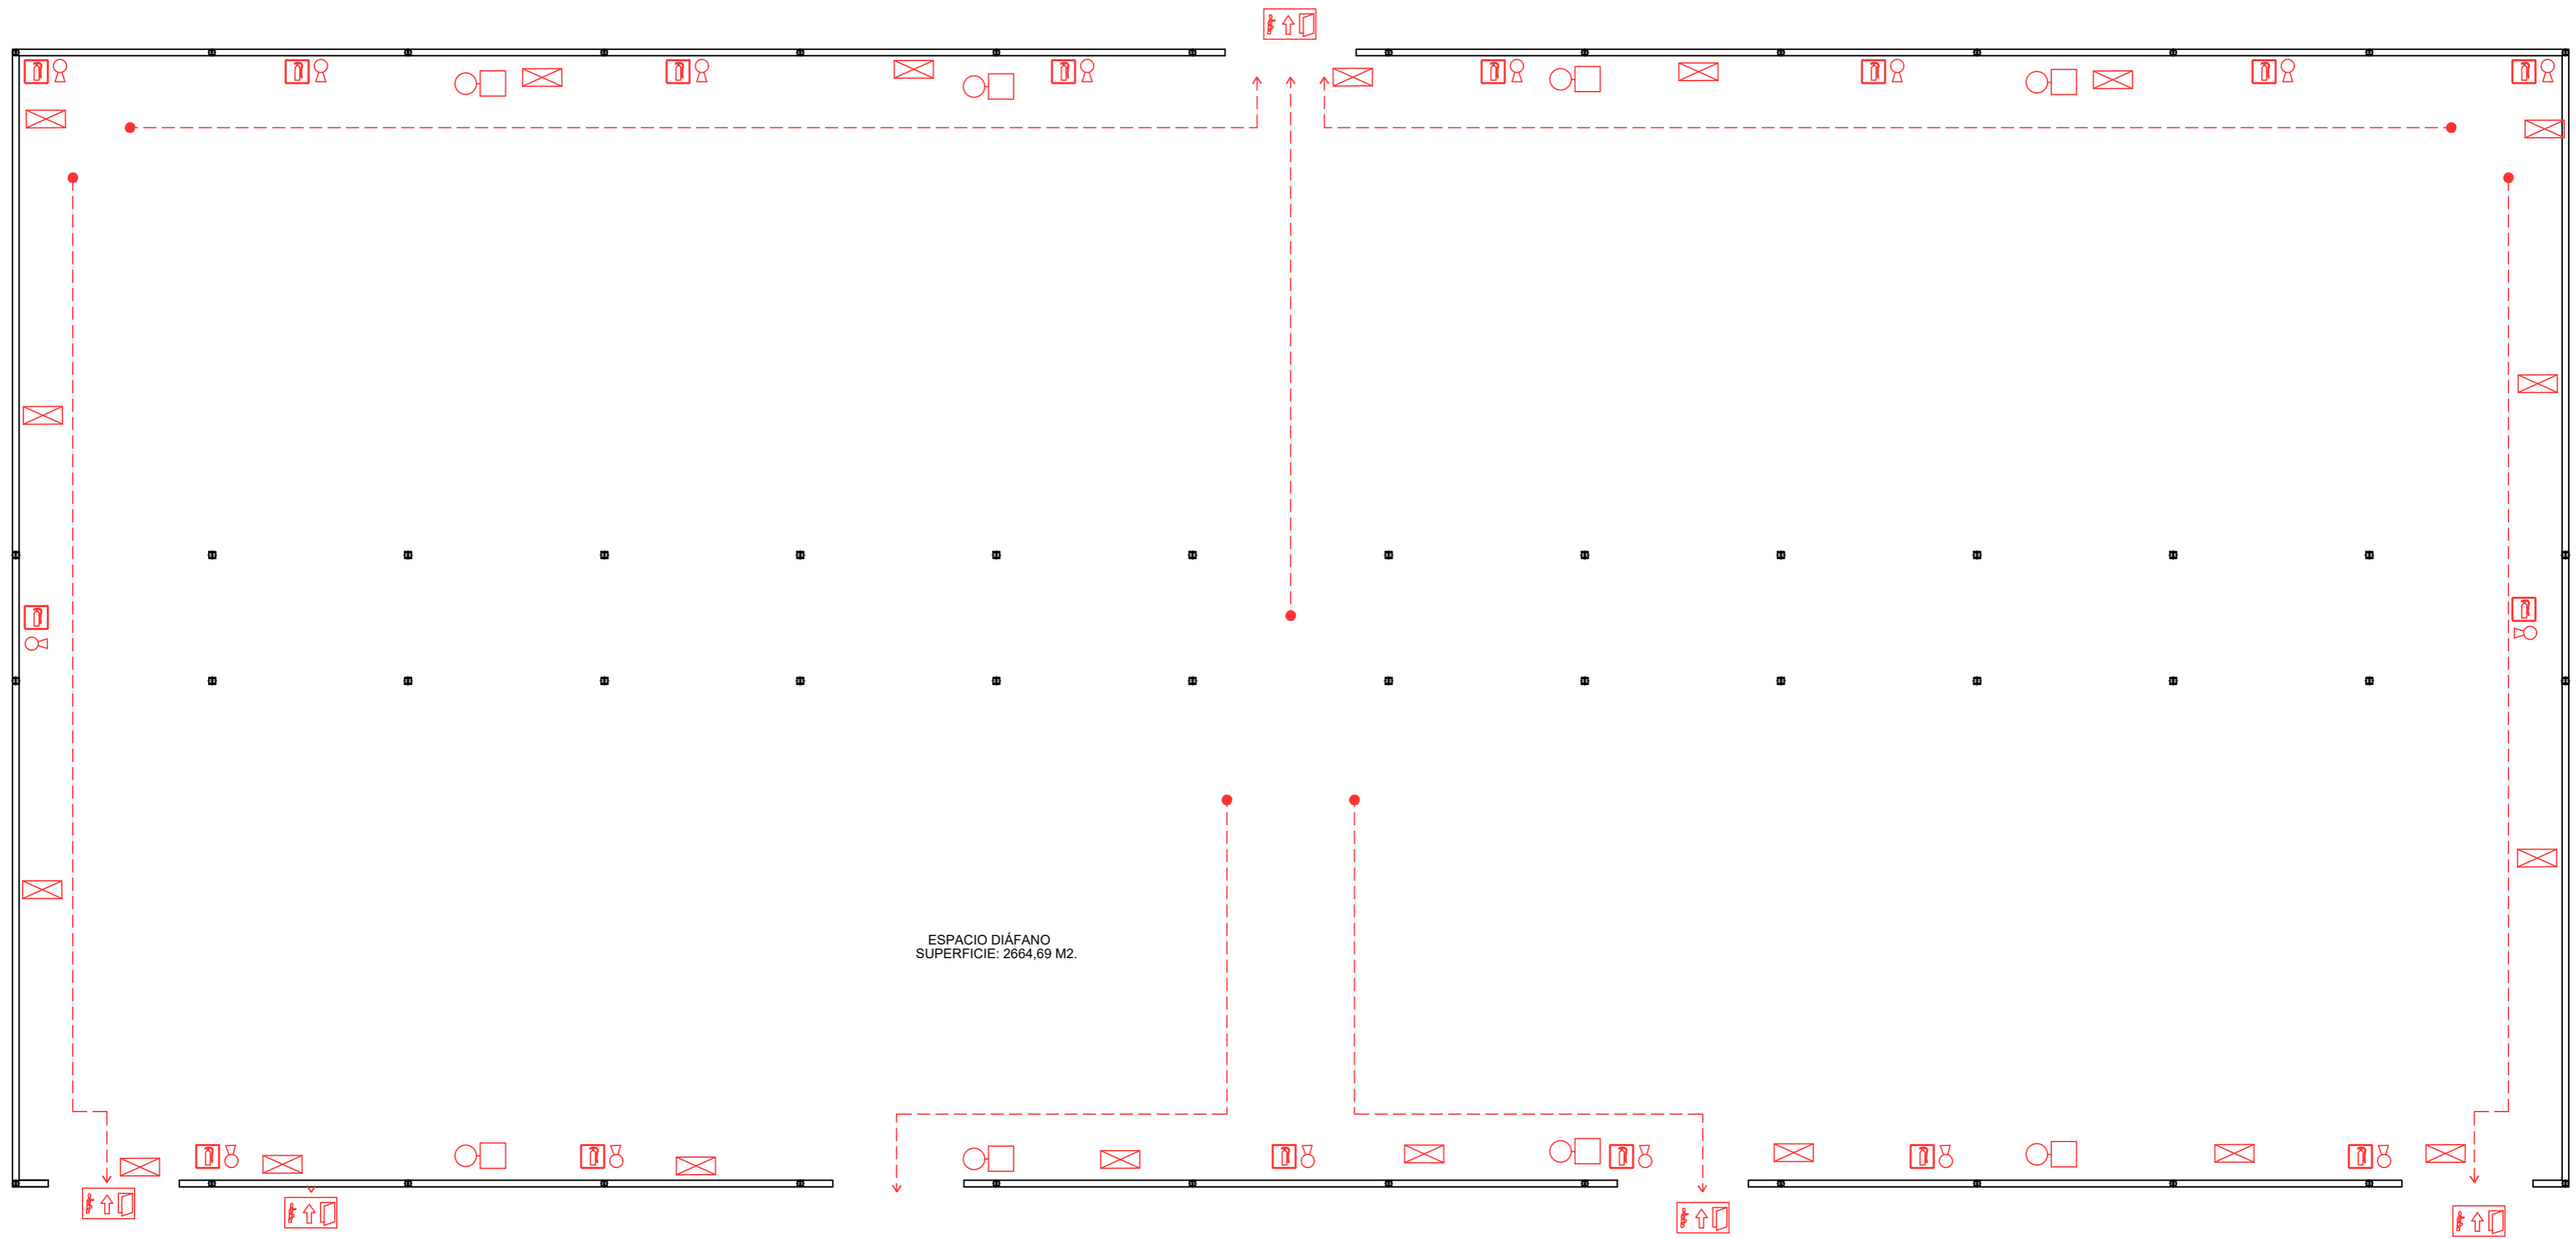

- RECORRIDO. EVAC.
- SEÑAL. SALIDA DE EMERGENCIA
- SEÑAL DE EXTINT.
- EXTINTOR MOVIL
- EXTINTOR MAN.
- DETECT.TEMPER.
- ROCIADOR
- DETECT.HUMOS
- EQUIPO ALARMA
- EQUIPO MANGU.
- BOCA INCENDIO
- CENTRAL ROCIAD.
- BOCA COL.SECA
- BOCA COLSECA
- TOMA ALIMENTAC.

PROYECTO BÁSICO DOS NAVES PARA SECADERO DE JAMONES NATURAL POLÍGONO 3 PARCELAS 12 Y 13		PLANO Nº <b>09</b>
<b>Tz2</b> <b>Trazados</b> arquitectura <small>Pza. Espronceda, Nº 16. Segovia</small>		ESCALA 1/150 FORMATO DIN-A2
PLANO <b>PLANTA BAJA NAVE 1</b> PCI	PROMOTOR EMBUTIDOS Y JAMONES HERRANZ SL	FECHA MARZO 2021
ARQUITECTO MIGUEL DE ANDRÉS HERNANDO		

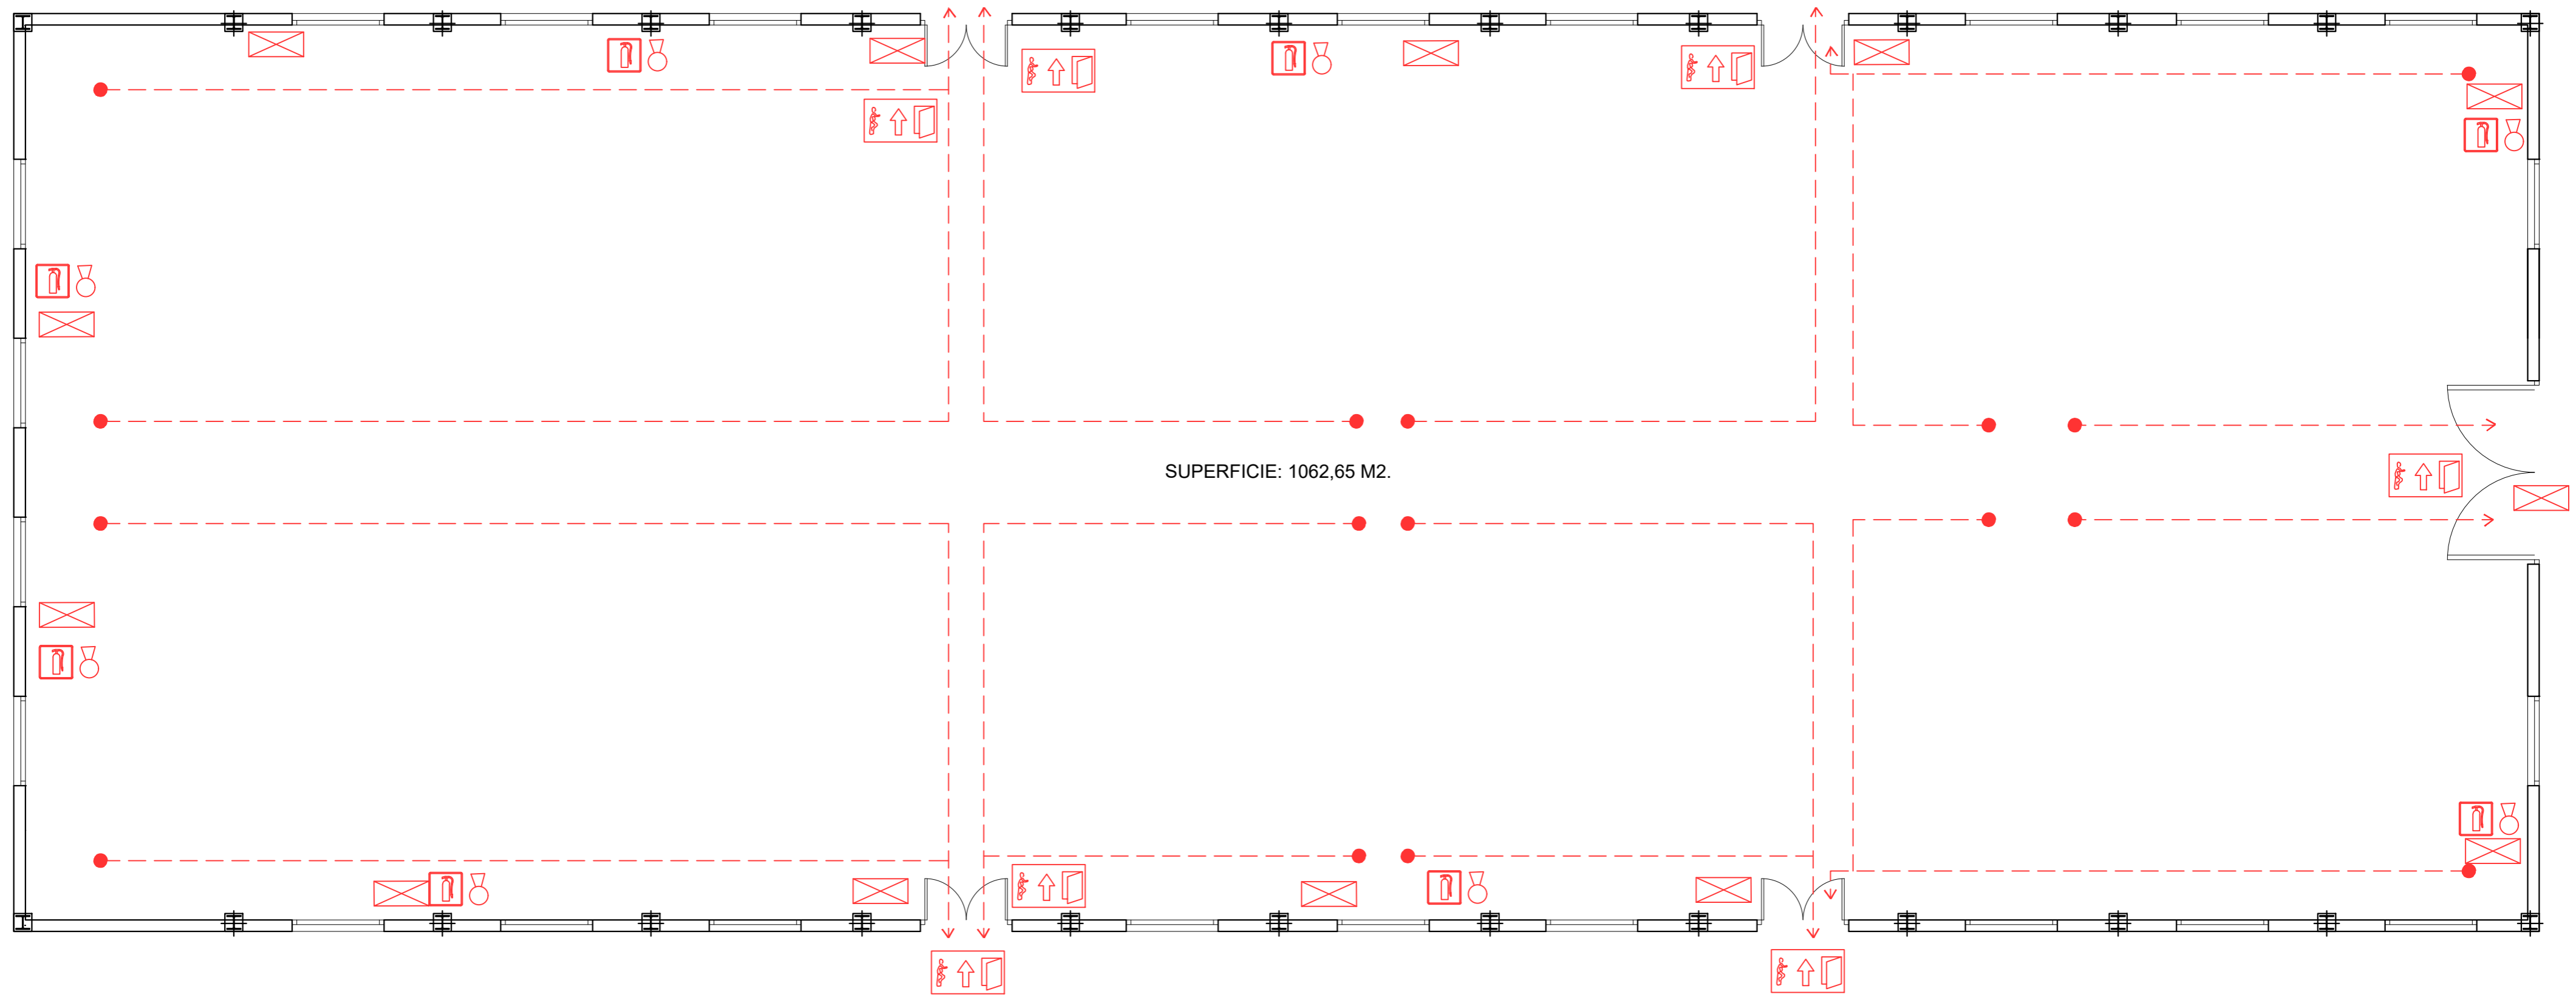

	RECORRIDO. EVAC.
	SEÑAL. SALIDA DE EMERGENCIA
	SEÑAL DE EXTINT.
	EXTINTOR MOVIL
	EXTINTOR MAN.
	DETECT.TEMPER.
	ROCIADOR
	DETECT.HUMOS
	EQUIPO ALARMA
	EQUIPO MANGU.
	BOCA INCENDIO
	CENTRAL ROCIAD.
	CENTRAL DETECT.
	BOCA COL.SECA
	BOCA COLSECA
	TOMA ALIMENTAC.

PROYECTO BÁSICO DOS NAVES PARA SECADERO DE JAMONES NATURAL POLÍGONO 3 PARCELAS 12 Y 13		PLANO Nº <b>10</b>
 <b>TrazadoS</b> arquitectura <small>Pza. Espronceda, Nº 16. Segovia</small>		ESCALA 1/100 FORMATO DIN-A2
PLANO NAVE 2. PCI PLANTA BAJA. DISTRIBUCIÓN Y SUP.	ARQUITECTO 	PROMOTOR EMBUTIDOS Y JAMONES HERRANZ SL FECHA NOVIEMBRE 2020